

平成30年1月16日

各 位

新潟市水道局
総務部経理課


債管老幹29第3号の資料の差し替えについて

平成30年1月9日公表の「債管老幹29第3号 配水幹線布設工事」について、新潟市契約課ホームページの「入札公告・入札情報詳細」からダウンロードできる「書類へのリンク」中、「設計図書」内「saikanroukan29-3_zumen.pdf」に誤りがありましたので、差し替えを行いました。

つきましては、1月16日午前10時以前にダウンロードされた方は、再度ダウンロードしていただきますよう、お願い申し上げます。

入札参加者の皆様には、ご迷惑をおかけして申し訳ありませんが、よろしく願いいたします。

推進工概要図 S=1/50

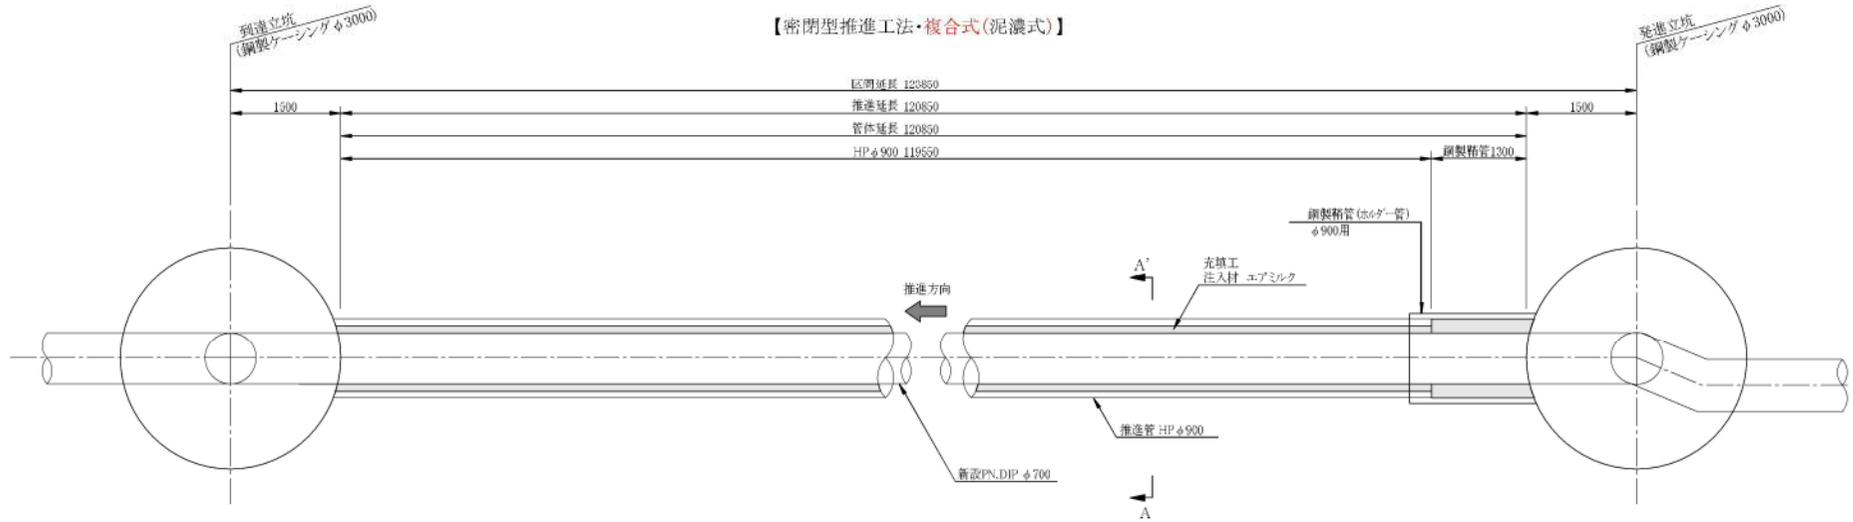


【密閉型推進工法・複合式(泥濃式)】

推進工 数量計算表

測点	推進工法	立坑寸法		路線延長 (m)	推進延長 (m)	管体延長 (m)	HP φ900・2.43m (本数)	坑口工 (箇所)	鑿切工 (箇所)	推進 設備工 (箇所)	方向 転換工 (箇所)
		到達立坑 (m)	発進立坑 (m)								
No.1 ~ No.0	密閉型推進工法・複合式(泥濃式)	3.00	3.00	123.85	120.85	119.55 1.30	50	2	2	1	-
合計	1 スパン			123.85	120.85	120.85	50	2	2	1	-

推進管断面図 S=1/20

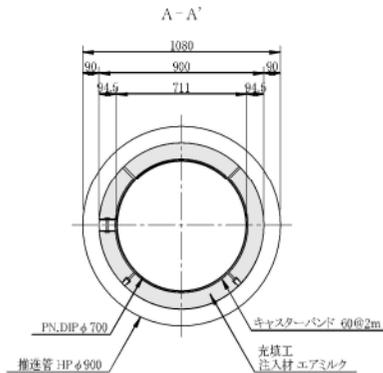

エアミルク配合表(参考) (1m³当り)

名称	単位	数量	適用
セメント	kg	435	
起泡剤	kg	3.1	
水	kg	238	

工事番号	債管老幹29第3号		
工事名	配水幹線布設工事		
場所	新潟市東区中木戸 地内		
図面名	推進工概要図・推進管断面図		
縮尺	1/50・1/20	図面番号	6/13 枚中
年月日	平成29年12月		
課長	補佐	補佐	係長 設計

新潟市水道局